


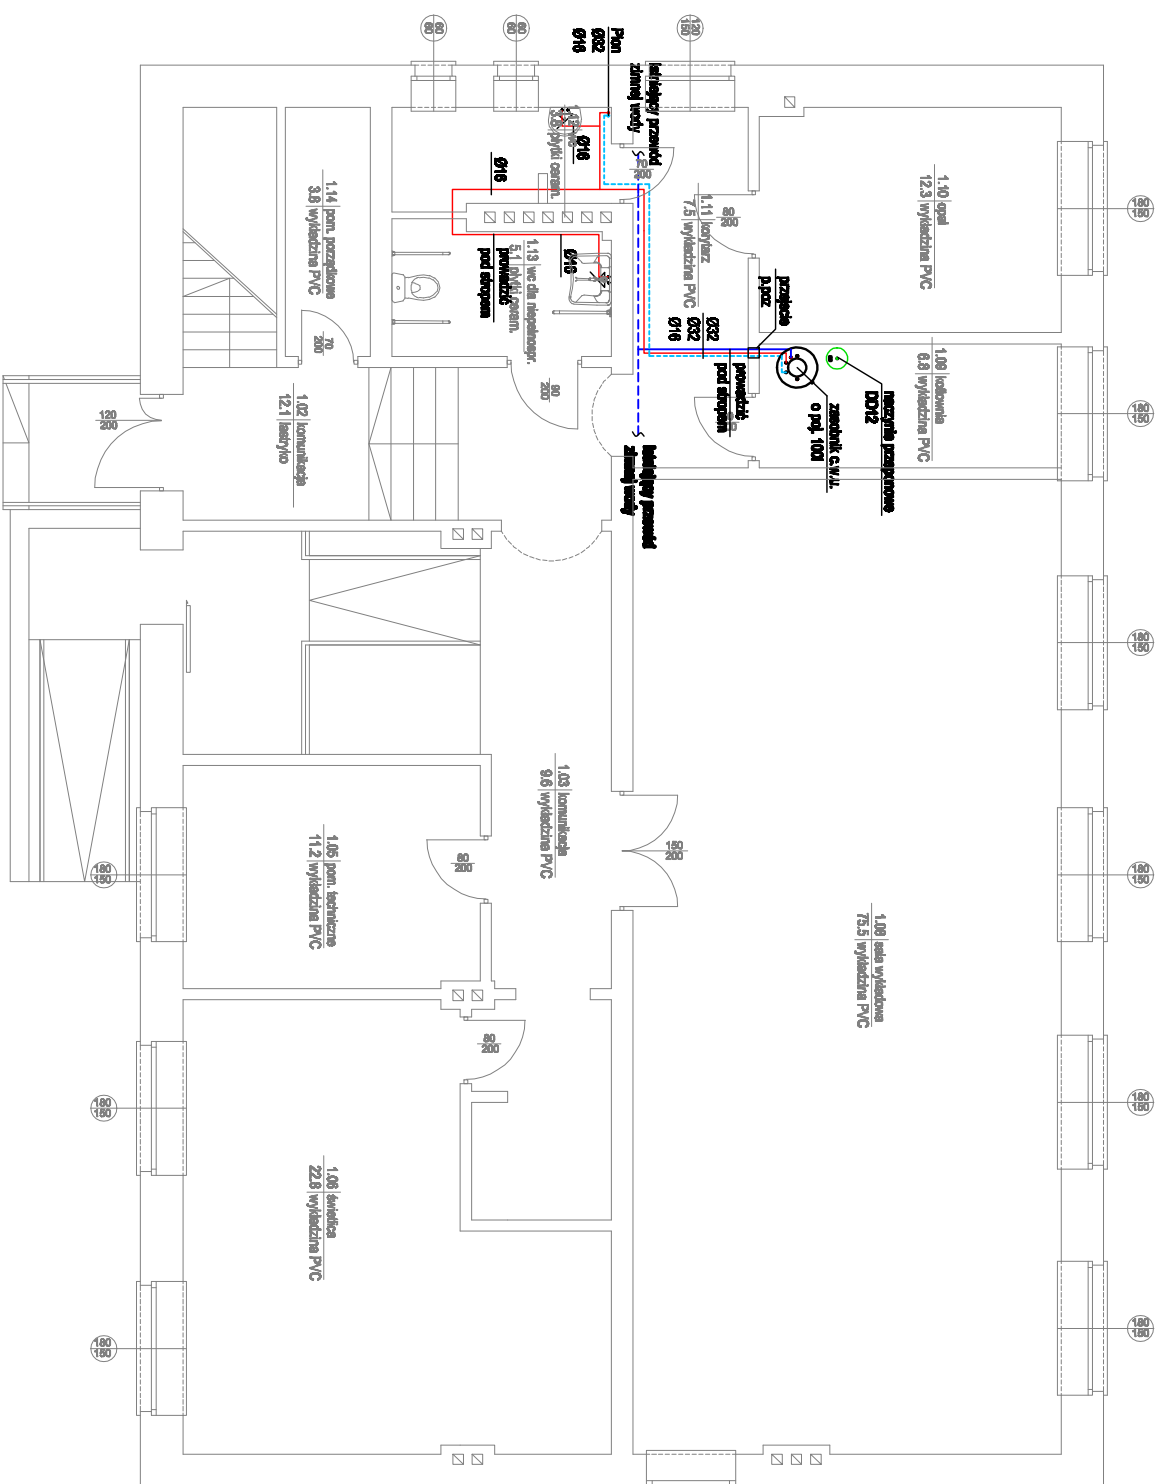

LEGENDA

- zimna woda
- ciepła woda
- - - cyrkulacja
- - - zewnętrzna instalacja zimnej wody

OPIS ETYKIETY WODY

Ø32	średnica z.w.
Ø20	średnica c.w./w.
Ø16	średnica
cyrkulacji	

INSTAL. PROJEKT <i>Marcin Woźniak</i> 63-200 Jarocin, ul. Konwaliowa 2			BRANŻA: Instalacje sanitarne		
INWESTOR: Jarocińska Agencja Rozwoju Sp. z o.o. 63-200 Jarocin, ul. T. Kościuszki 1B3			STADIUM: Projekt budowlany		
TEMAT: Instalacja c.w.u.			PROJEKTOWAŁ: mgr inż. Marcin Woźniak upr. nr WKP/0250/P00S/05		
ADRES: Jarocin ul. Przemysłowa 3, dz. nr 317/6			DATA: VI 2019		
TYTUŁ: Rzut parteru			SKALA: 1:100		
			rys. 4.		