


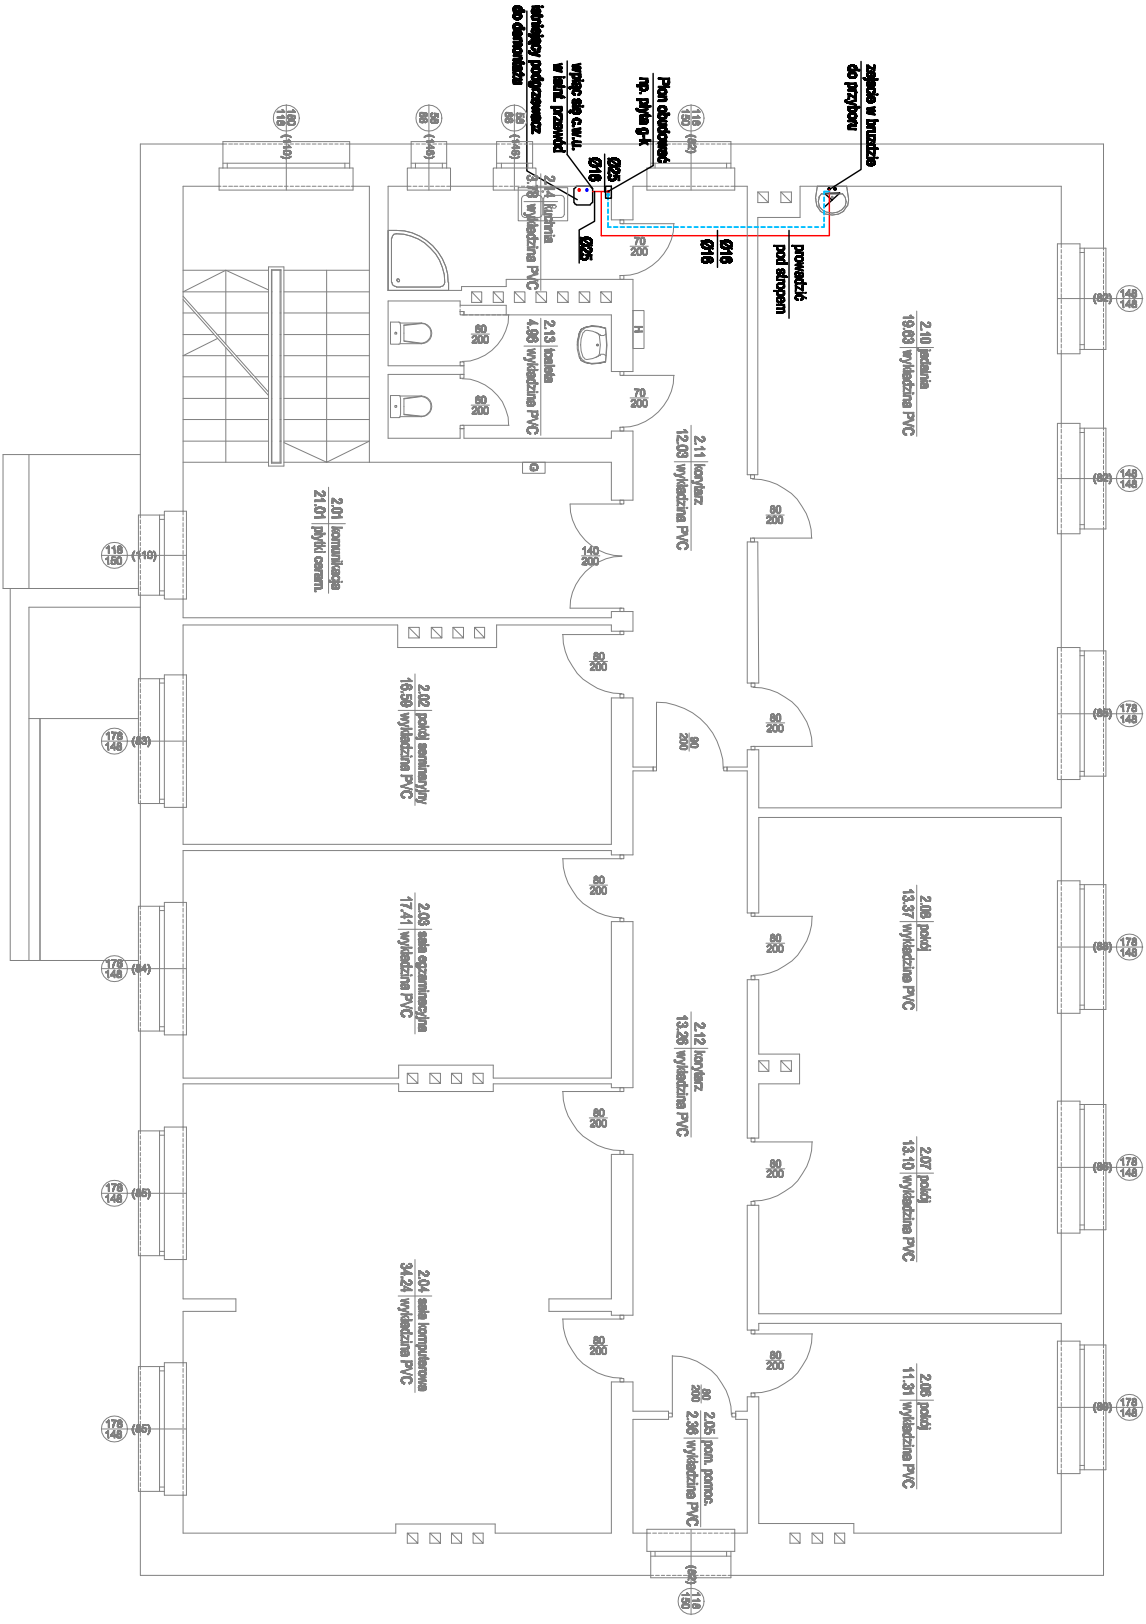

LEGENDA

zimna woda
ciepła woda
cyrkulacja
istniejąca instalacja zimnej wody

OPIS ETYKIETY WODY

Ø32 ← średnica z.w.
Ø20 ← średnica c.w.u.
Ø16 ← średnica cyrkulacji

INSTAL PROJEKT Marcin Woźniak 63-200 Jarocin, ul. Komwiliowa 2		BRANŻA: Instalacje sanitarne
INWESTOR:	Jarocińska Agencja Rozwoju Sp. z o. o.	STADIUM: Projekt budowlany
TEMAT:	Instalacja c.w.u.	PROJEKTOWAŁ: mgr inż. Marcin Woźniak upr. nr WKP/0250/POOS/05
ADRES:	Jarocin ul. Przemysłowa 3, dz. nr 317/8	DATA: VI 2019
TYTUŁ:	Rzut piętra	SKALA: 1:100
		RYS. 5.